


Layout: UT Bl.1

Dat.: 1154 Lage3
Stand: 13.06.2012

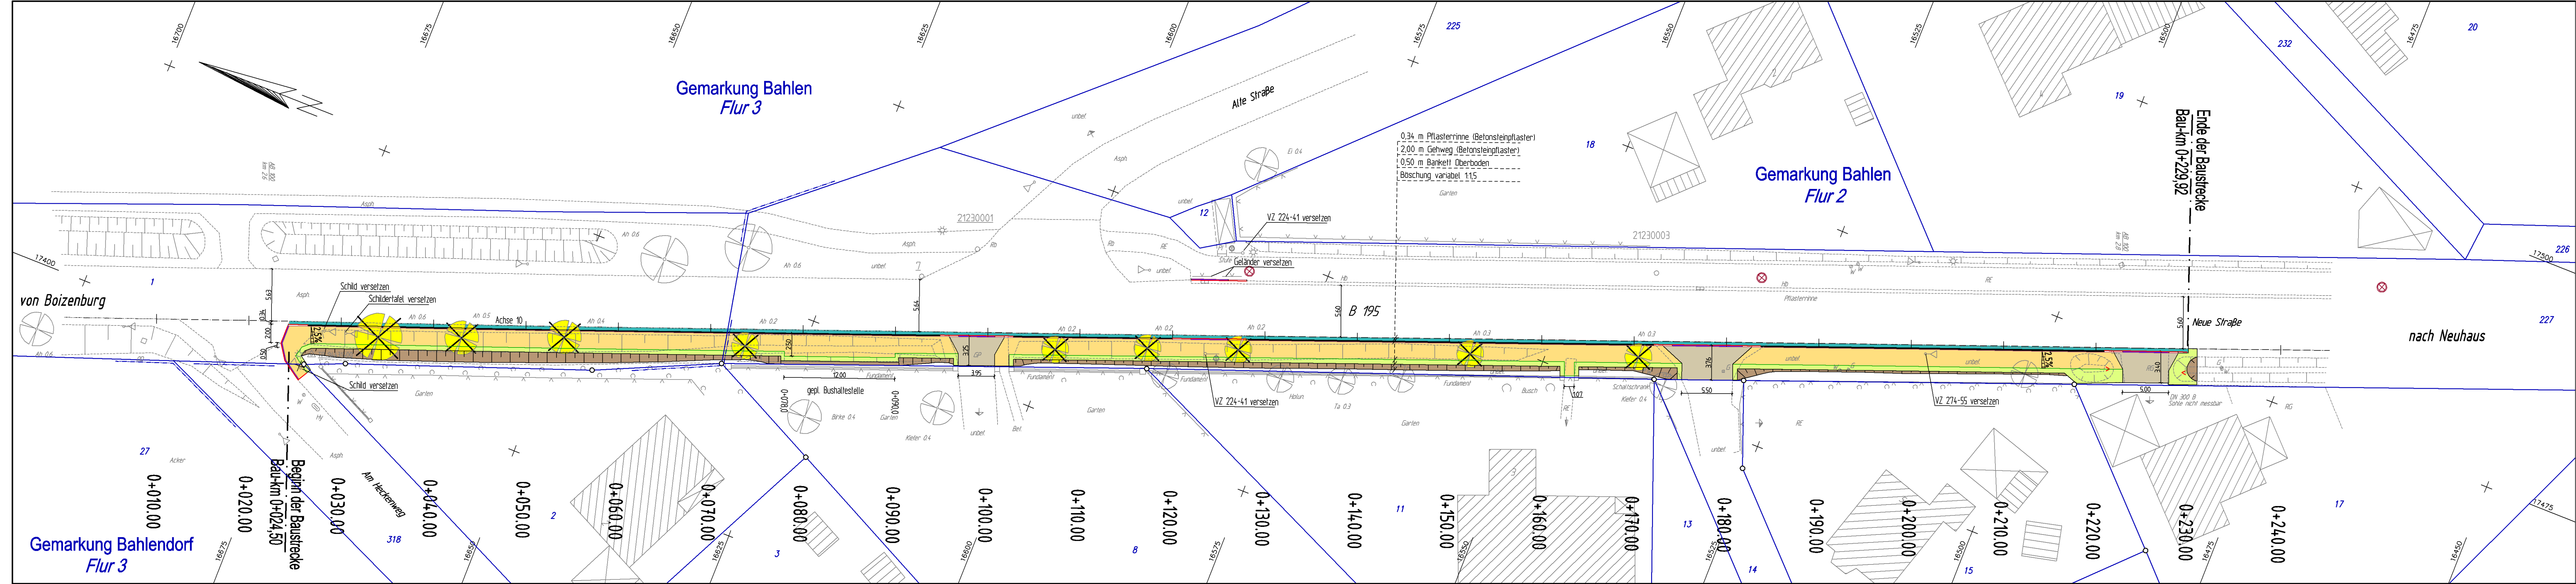

Legende:

Gelbbraun	Betonsteinpflaster granitgelb - Gehwegaufbau
Graubraun	Betonsteinpflaster anthrazit - Gehwegaufbau - Anbindung als Grundstückszufahrt
Grün	Oberbodenandeckung mit Rasenansaat
Braun	Böschungen

	Hochbord
	Rundbord
	Rasenbord

INGENIEURBÜRO ODERMANN - RICHERS - PARTNER
Verkehrsplanung - Bauwesen - Vermessung
Feldstraße 70, 19230 Hagenow
Tel.: 03883 / 728108 - Fax: 03883 / 728109
E-Mail: info@odermann-richers.de

Reg.-Nr.	1154 - 2012-06-13 -UT Bl.1
Datum	Name
bearbeitet: Juni 2012	Chmielecki
gezeichnet: Juni 2012	HP Designer 4000
geprüft: Juni 2012	Wul
Hagenow, den 13.06.2012	14

Genehmigungsplanung

	Stadt Boizenburg Der Bürgermeister
Untertage	7
Blatt Nr.	1
Reg. Nr.	

Bau einer Bushaltestelle
in der Stadt Boizenburg / Ortsteil Bahlen

Lageplan
Maßstab 1 : 250

Aufgestellt: Boizenburg, den 2012 Stadt Boizenburg / Elbe	Überprüft/Genehmigt: Boizenburg, den 2012 Stadt Boizenburg / Elbe
Leiter FB III - Bau und Ordnung	Bürgermeister

Leitungseinrichtungen
Für die Vollständigkeit und Richtigkeit der in den Plänen eingetragenen Leitungen wird keine Gewähr übernommen. Die genaue Lage und die jeweilige Tiefe der einzelnen Leitungen sind beim jeweils zuständigen Versorgungsträger zu erfragen. Generell sind die Angaben für die Hausanschlussleitungen unvollständig, da die Lage und Tiefe tlw. unbekannt ist.

Abkürzungen für die Baumarten

Ah	*Norn	Bi	*Birk
Kas	*Kastanie	Ki	*Kiefer
Bu	*Buche	Ul	*Ulme
Obst	*Obstbaum	Er	*Eiche
Er	*Eiche	Pa	*Pappel
Is	*Ische	La	*Lärche
Fi	*Fichte	Wa	*Weide

Beleuchtungsarten

As	*Asphalt
B	*Beton
GP	*Gras
VB	*Verbundpflaster
GP	*Granitpflaster
GP	*Granitpflaster
GP	*Granitpflaster
GP	*Granitpflaster
GP	*Granitpflaster
GP	*Granitpflaster
GP	*Granitpflaster

ZEICHENERKLÄRUNG

---	Gemarkungsgrenze
---	Flurgrenze
---	Mauer
---	Hecke
---	Zaun
---	Stahlgittermast
---	Stahlrohrmast
---	Betonmast
---	Holzmast
---	Laternen
---	Schacht vorh./ gepl.
---	Merkmale TW / Gas
---	Schiefer TW
---	Schiefer Gas
---	Querturhydrant
---	Unterturhydrant
---	Kabelkasten El./P.
---	Straßenablauf vorh.
---	Straßenablauf gepl.
---	Elektrikleitung
---	Zufahrt
---	Zugang

Ver- und Entsorgungsleitungen

---	Wasserleitung (vorh.)
---	Wasserleitung (neu)
---	Gasleitung ND (vorh.)
---	Gasleitung MD (vorh.)
---	Gasleitung (neu)
---	Erdkabel Niederspann. (vorh.)
---	Erdkabel Hochspann. (vorh.)
---	Postkabel (vorh.)
---	Postkabel (neu)
---	Steuerkabel (vorh.)
---	Steuerkabel (neu)
---	Regenwasserleitung (vorh.)
---	Regenwasserleitung (neu)
---	Schmutzwasserleitung (vorh.)
---	Schmutzwasserleitung (neu)
---	Planwasserleitung
---	Elektrikleitung
---	Verdämmen o. Abbruch
---	Wasserleitung (außer Betrieb)

Bezugssystem:
Lage: S42/83 (3 Grad)
Höhe: DHHN 92

Grundplan Grundriss, topografische Aufnahme durch:
INGENIEURBÜRO ODERMANN - RICHERS - PARTNER
Verkehrsplanung - Bauwesen - Vermessung
Feldstraße 70, 19230 Hagenow
Tel.: 03883 / 728108 - Fax: 03883 / 728109
E-Mail: info@odermann-richers.de

Vermessungstechnischer Feldvergleich:
durchgeführt am 14.02.2012 durch: G. Chmielecki
Schriftlicher Feldvergleich: durchgeführt am 14.02.2012 durch: G. Chmielecki